


ZAŁĄCZNIK DO KONTORYSU

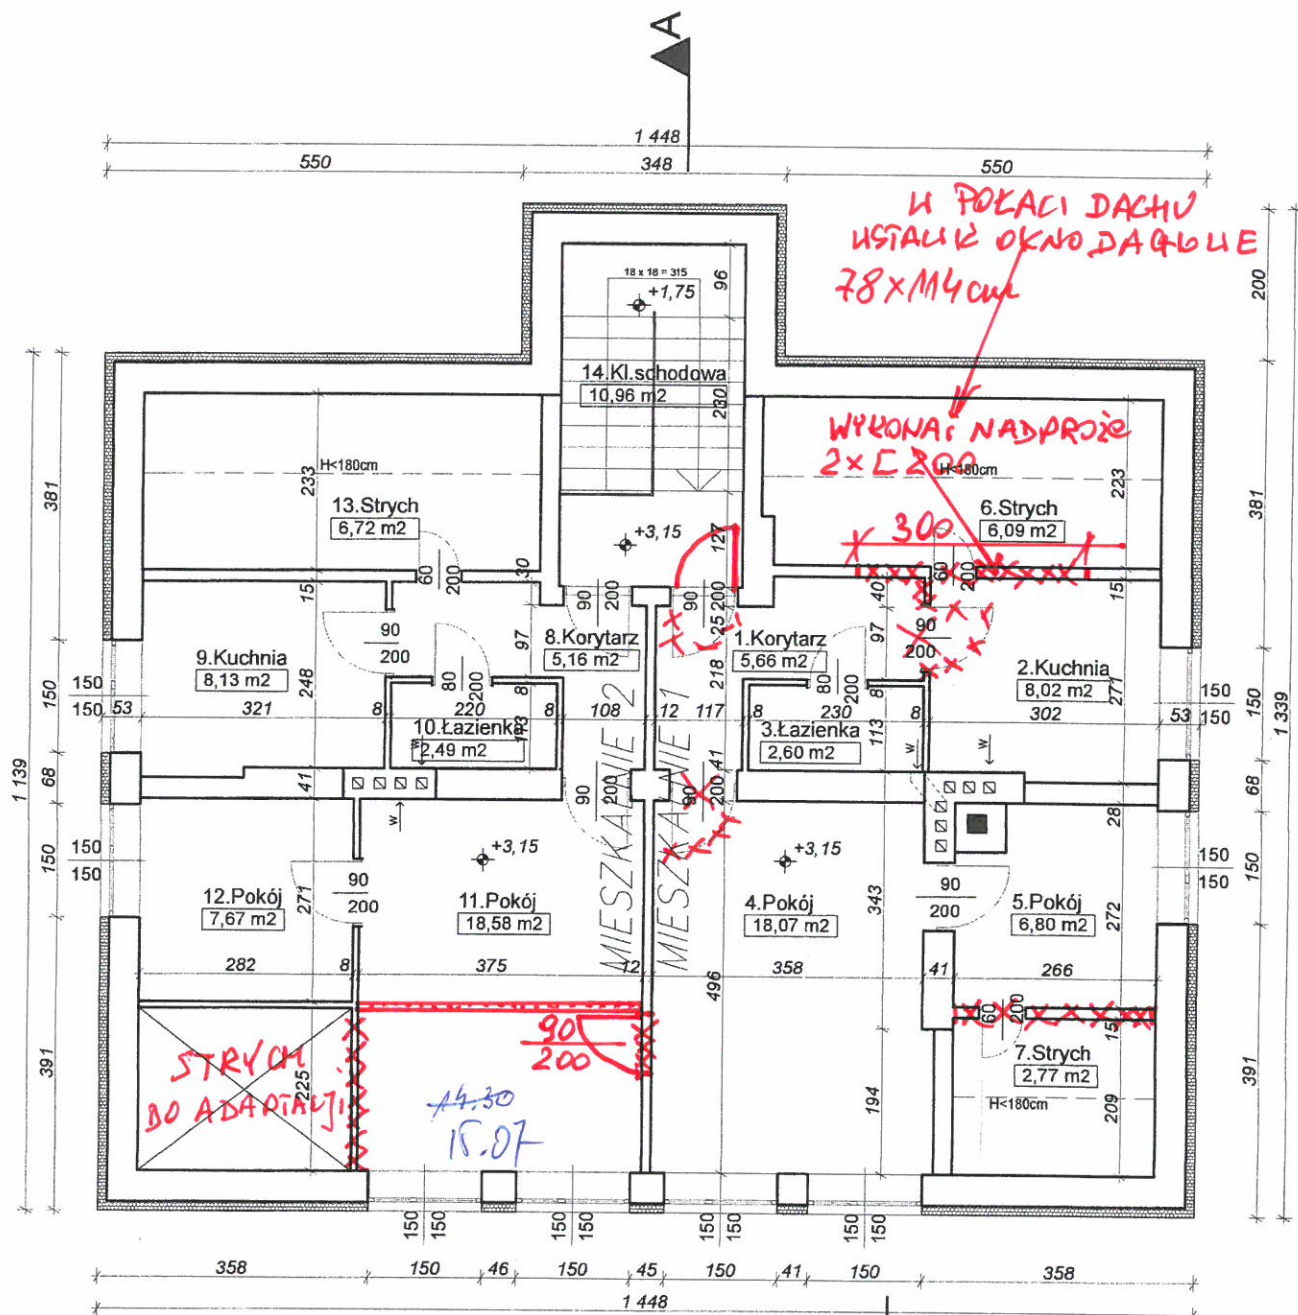

ZESTAWIENIE POWIERZCHNI

Pomieszczenie:	Powierzchnia:	Podłoga:
Mieszkanie 1		
1. Korytarz	5,66	deski
2. Kuchnia	8,02	deski
3. Łazienka	2,60	wykładzina PCV
4. Pokój	18,07	panele
5. Pokój	6,80	panele
6. Strych	6,09	deski
7. Strych	2,77	deski
Mieszkanie 2		
8. Korytarz	5,16	płytki
9. Kuchnia	8,13	płytki
10. Łazienka	2,49	wykładzina PCV
11. Pokój	18,58	panele
12. Pokój	7,67	panele
13. Strych	6,72	deski
14. Klatka schodowa	10,96	lastriko
SUMA:	109,72m²	

RZUT PODDASZA skala 1:100

Zakres robót:

roboty instalacyjne:

-całkowita wymiana instalacji elektrycznej, wodno kanalizacyjnej i CO - bez osprzętu i białego montażu

Wykonać ze zmianami
nawierzchniami kolorem czerwonym

Nazwa rysunku	RZUT PODDASZA		branża	Architektura
Nazwa i adres obiektu	Budynek komunalny działka nr ewid 1450, Jarocin, gm. Jarocin,		nr rys.	08
Inwestor	GMINA JAROCIN Jarocin 159, 37-405 Jarocin		skala	1:100
Projektant	inż. Jan PISKOROWSKI	nr upr. 80/Tbg/85	podpis	[Signature]
Asystent projektanta	inż. Marcin SKRZYPEK	nr upr.	podpis	
			data	czerwiec 2016